

Mapa do celów projektowych

skala 1:500

Mapa powstała jako kopia mapy zasadniczej oraz z bezpośredniego pomiaru w terenie
woj. : małopolskie
miasto : Nowy Sącz-126201_1,
obręb: 70-100701, 68-100681, 64-100641
działki:131/1 - 2/2 - 37/1,61/2
ul. Wsińowieckiego
ID:GEO.6640.4065.2019

układ współrzędnych poziomych : "1965"
układ współrzędnych wysokościowych: "Krajowy"

z zakresu opracowania mapy, wizerunku koncepcyjnego:

Nowy Sącz, dnia: 01.07.2019 r.

wykonali:

mgr inż. Dawid Kosiński
geodeta uprawniony
nr uprawnień 180175
mgr inż. Dariusz Tokarczyk
Z-ca DYREKTORA WYDZIAŁU GEODEZJI
Kierownik Powiatowego Ośrodka
Dokumentacji Geodezyjnej i Kartograficznej
Inicjator i nadzorca oraz podpis przewodniczącego Inicjator

mgr inż. Mariusz Rapacz
ul. Wsińowieckiego 22
33-300 NOWY SĄCZ
tel 18 442 79 67 fax 18 442 78 04
NIP: 734-10-24-330, Regon 149640733
mgr inż. Grzegorz Funek
Uprawnienia budowlane do projektowania
bez ograniczeń w specjalności: instalacyjnej
w zakresie sieci, instalacji i urządzeń
ciepłotnych, wentylacji, gaz., wód i kan.
Nr uprawnień: MAP/257/P/000514

mgr inż. Grzegorz Funek
ul. Wsińowieckiego 22
33-300 NOWY SĄCZ
tel 18 442 79 67 fax 18 442 78 04
NIP: 734-10-24-330, Regon 149640733
mgr inż. Mariusz Rapacz
ul. Wsińowieckiego 22
33-300 NOWY SĄCZ
tel 18 442 79 67 fax 18 442 78 04
NIP: 734-10-24-330, Regon 149640733

mgr inż. Grzegorz Funek
ul. Wsińowieckiego 22
33-300 NOWY SĄCZ
tel 18 442 79 67 fax 18 442 78 04
NIP: 734-10-24-330, Regon 149640733
mgr inż. Mariusz Rapacz
ul. Wsińowieckiego 22
33-300 NOWY SĄCZ
tel 18 442 79 67 fax 18 442 78 04
NIP: 734-10-24-330, Regon 149640733

mgr inż. Grzegorz Funek
ul. Wsińowieckiego 22
33-300 NOWY SĄCZ
tel 18 442 79 67 fax 18 442 78 04
NIP: 734-10-24-330, Regon 149640733
mgr inż. Mariusz Rapacz
ul. Wsińowieckiego 22
33-300 NOWY SĄCZ
tel 18 442 79 67 fax 18 442 78 04
NIP: 734-10-24-330, Regon 149640733

mgr inż. Grzegorz Funek
ul. Wsińowieckiego 22
33-300 NOWY SĄCZ
tel 18 442 79 67 fax 18 442 78 04
NIP: 734-10-24-330, Regon 149640733
mgr inż. Mariusz Rapacz
ul. Wsińowieckiego 22
33-300 NOWY SĄCZ
tel 18 442 79 67 fax 18 442 78 04
NIP: 734-10-24-330, Regon 149640733

MIĘSKIE PRZEDSIĘWZIENIE
ENERGETYKI CIEPŁEJ
Spółka z ograniczoną odpowiedzialnością
ul. Wsińowieckiego 22, 33-300 Nowy Sącz
tel. 18 443 53 68 NIP 734-17-67-660 (1)
e-mail: sekretariat@mpcs.pl

...jski Zarząd Dróg w Nowym Sączu
związany nr do decyzji pisma
znak dnia 06.09.2020

z upr. Prezydenta Miasta Nowego Sącza
polecenia i podpisu
Miejskie Przedsiębiorstwo Energetyki Ciepłej S.A.

mgr inż. Dariusz Tokarczyk
Z-ca DYREKTORA WYDZIAŁU GEODEZJI
Kierownik Powiatowego Ośrodka
Dokumentacji Geodezyjnej i Kartograficznej
Inicjator i nadzorca oraz podpis przewodniczącego Inicjator

mgr inż. Dariusz Tokarczyk
Z-ca DYREKTORA WYDZIAŁU GEODEZJI
Kierownik Powiatowego Ośrodka
Dokumentacji Geodezyjnej i Kartograficznej
Inicjator i nadzorca oraz podpis przewodniczącego Inicjator

 
mgr inż. Dariusz Tokarczyk
Z-ca DYREKTORA WYDZIAŁU GEODEZJI
Kierownik Powiatowego Ośrodka
Dokumentacji Geodezyjnej i Kartograficznej
Inicjator i nadzorca oraz podpis przewodniczącego Inicjator

mgr inż. Dariusz Tokarczyk
Z-ca DYREKTORA WYDZIAŁU GEODEZJI
Kierownik Powiatowego Ośrodka
Dokumentacji Geodezyjnej i Kartograficznej
Inicjator i nadzorca oraz podpis przewodniczącego Inicjator

mgr inż. Dariusz Tokarczyk
Z-ca DYREKTORA WYDZIAŁU GEODEZJI
Kierownik Powiatowego Ośrodka
Dokumentacji Geodezyjnej i Kartograficznej
Inicjator i nadzorca oraz podpis przewodniczącego Inicjator

mgr inż. Dariusz Tokarczyk
Z-ca DYREKTORA WYDZIAŁU GEODEZJI
Kierownik Powiatowego Ośrodka
Dokumentacji Geodezyjnej i Kartograficznej
Inicjator i nadzorca oraz podpis przewodniczącego Inicjator

mgr inż. Dariusz Tokarczyk
Z-ca DYREKTORA WYDZIAŁU GEODEZJI
Kierownik Powiatowego Ośrodka
Dokumentacji Geodezyjnej i Kartograficznej
Inicjator i nadzorca oraz podpis przewodniczącego Inicjator




BIURO PROJEKTOWO - USŁUGOWE
"G A M R A D" Mariusz Rapacz
ul. Bukowska 54, 32-050 Skawina
e-mail: biurogamrad@gmail.com



Legenda:

- Sieć ciepła
- Aort
- Proj. osiedlowo sieć ciepłej z rur przedłożonych o średnicy: 2xDN400 (406,4/560) o długości L=2x128,9m

Nazwa inwestycji:		Projekt Zagospodarowania Terenu	
Inwestor:		Miejskie Przedsiębiorstwo Energetyki Ciepłej S.A. Jana Pawła II Al. 188 30-359 Kraków	
Projektant:		Projekt Zagospodarowania Terenu	
IMIĘ I NAZWISKO:	SPECJALNOŚĆ:	NUMER UPRAWNIENI:	PODSZ:
PROJEKTOWAŁ:	mgr inż. Grzegorz Funek	Sanitarna	MAP/0257/P/000514
OPRACOWAŁ:	Mariusz Rapacz		
DATA:	lipiec 2020	BRANŻA:	Sanitarna
		PAZA:	ZUPP
		NR INSTALACJI:	1
		SKALA:	1:500

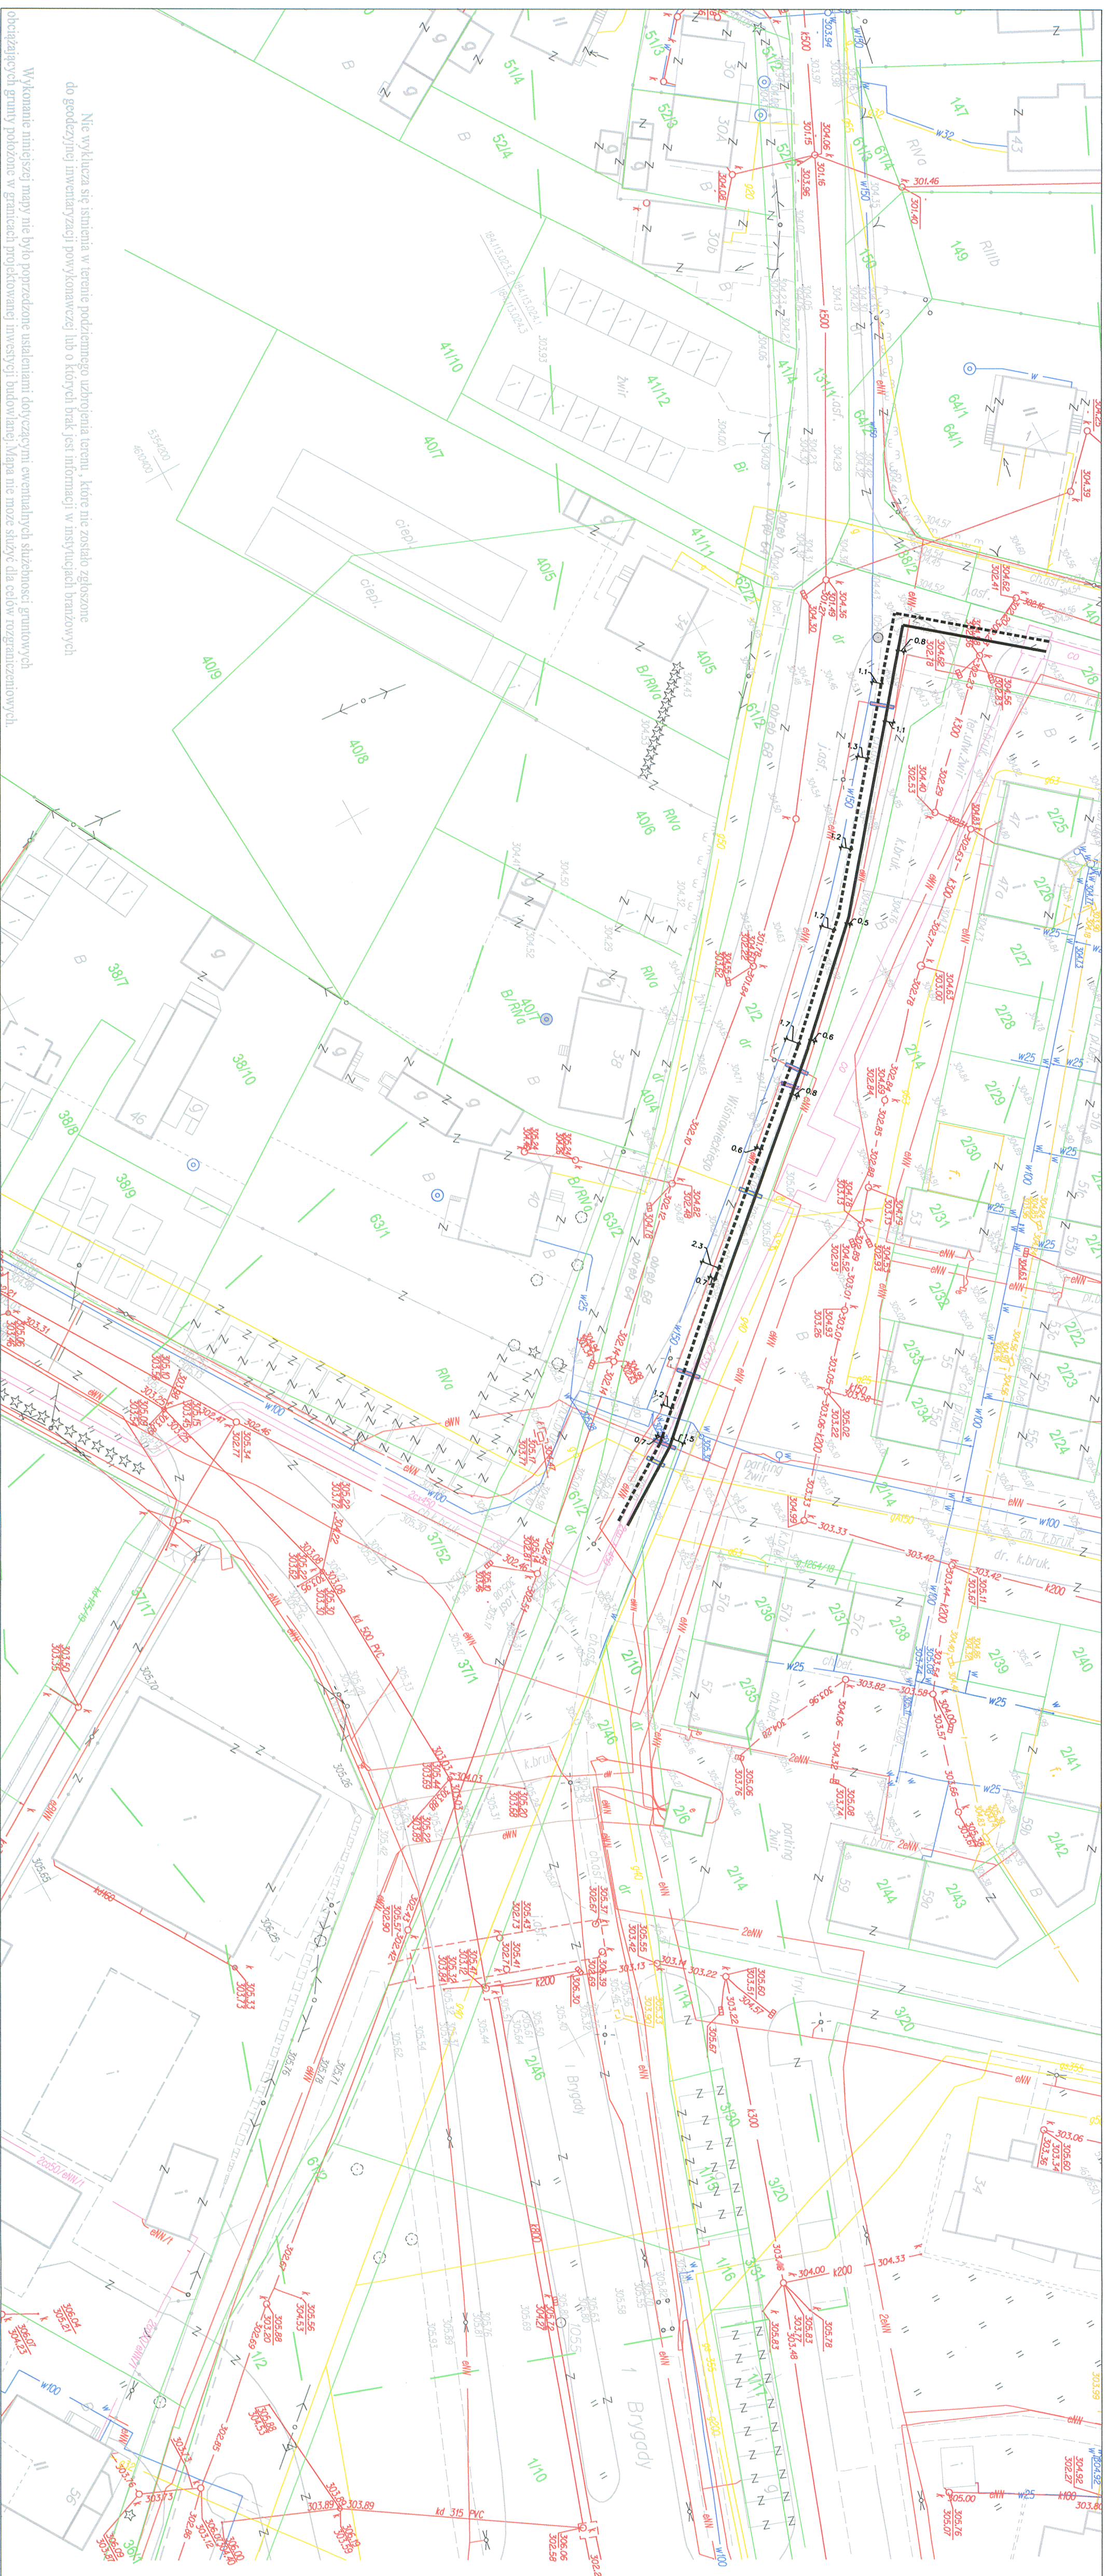

Wykranie niniejszej mapy nie było porządzone ustalaniem dotychczas służących gminowych obciążających grunty położone w granicach projektowanej inwestycji budowlanej. Mapa nie może służyć dla celów rozstrzygniętych.

Nie wyklucza się istnienia w terenie podziemnego uzbrojenia terenu, które nie zostało zgłoszone do geodezyjnej inwentaryzacji powykonawczej lub o których brak jest informacji w inwentaryzacjach branżowych.